



COMUNE DI BRESCIA			
SIMONCELLI ANDREA GEOMETRA Via P.G. Pinamonti, 8 24100 Bergamo (BG) Tel. 030.3865096 P.IVA 02318650960	CENTRO FORMAZIONE PROVINCIALE "G. ZANARDELLI" Via Gamba, 10/12 Fg. 22 Mapp. 115-116-117		
	COMMITTENTE: Centro Formazione Provinciale "Giuseppe Zanardelli" Sede operativa di Brescia		
	TR. N. 7	CONTENUTO: PIANTA PIANO QUARTO E SOTTOTETTO	
DATA: OTT. 07		SCALA: 1:100	RF. n.

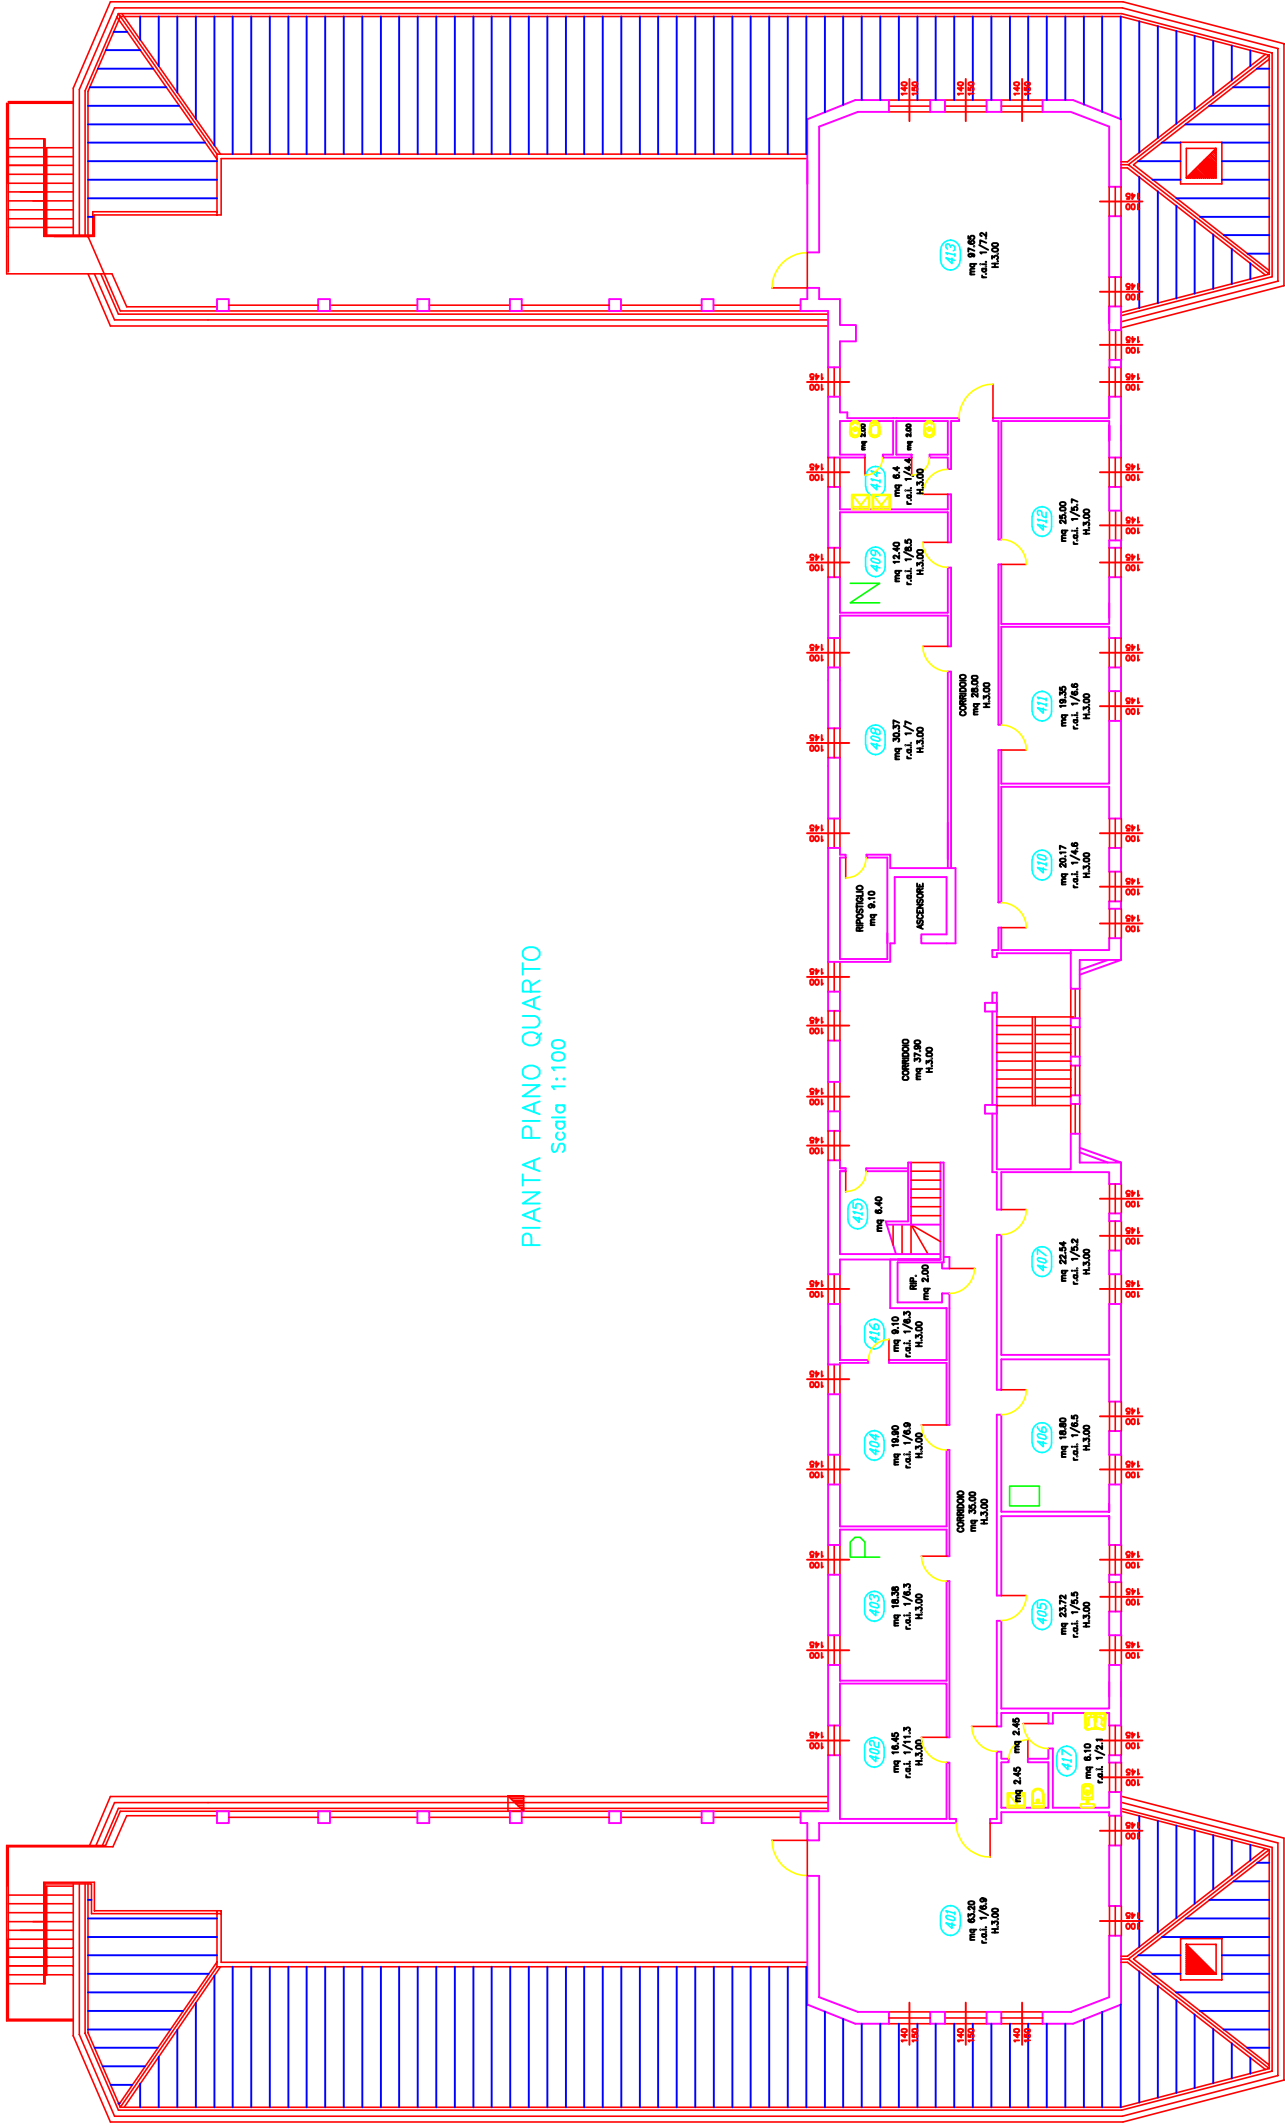

PIANTA PIANO QUARTO
Scala 1:100

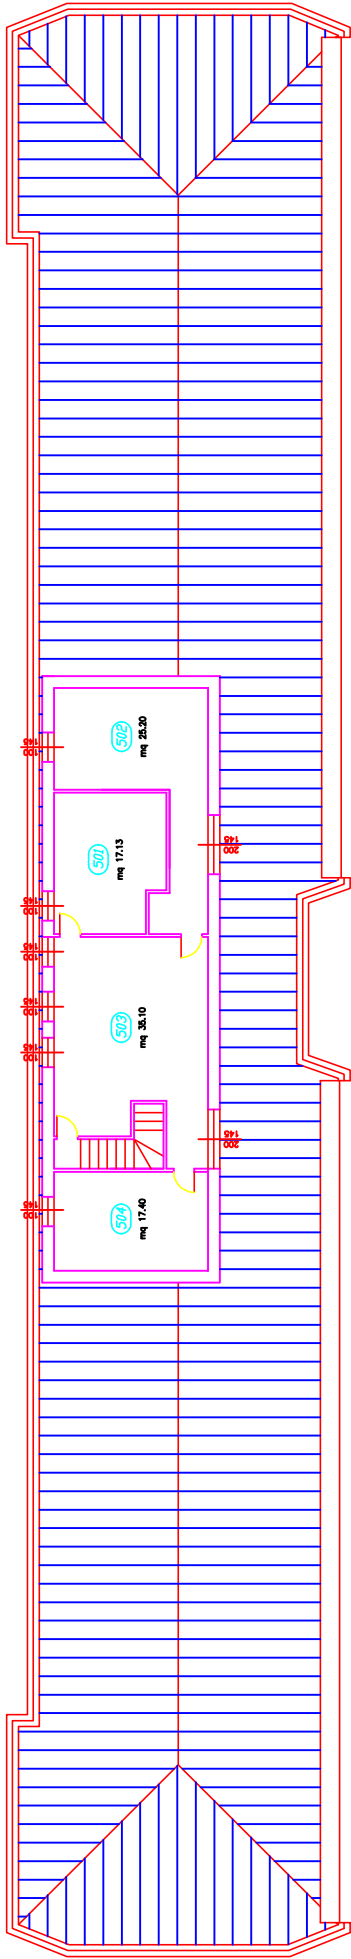

PIANTA SOTTOTETTO
Scala 1:100